


1	2	3	4	5	6	7	8	9	10
XX 工作间电气安装工程图纸集 (汇川系统)									
中职组电气安装与维修赛项								 China skills	
描述：封面						图号：DQAZWX			
绘图：专家组			图纸：A3		比例：1:20				

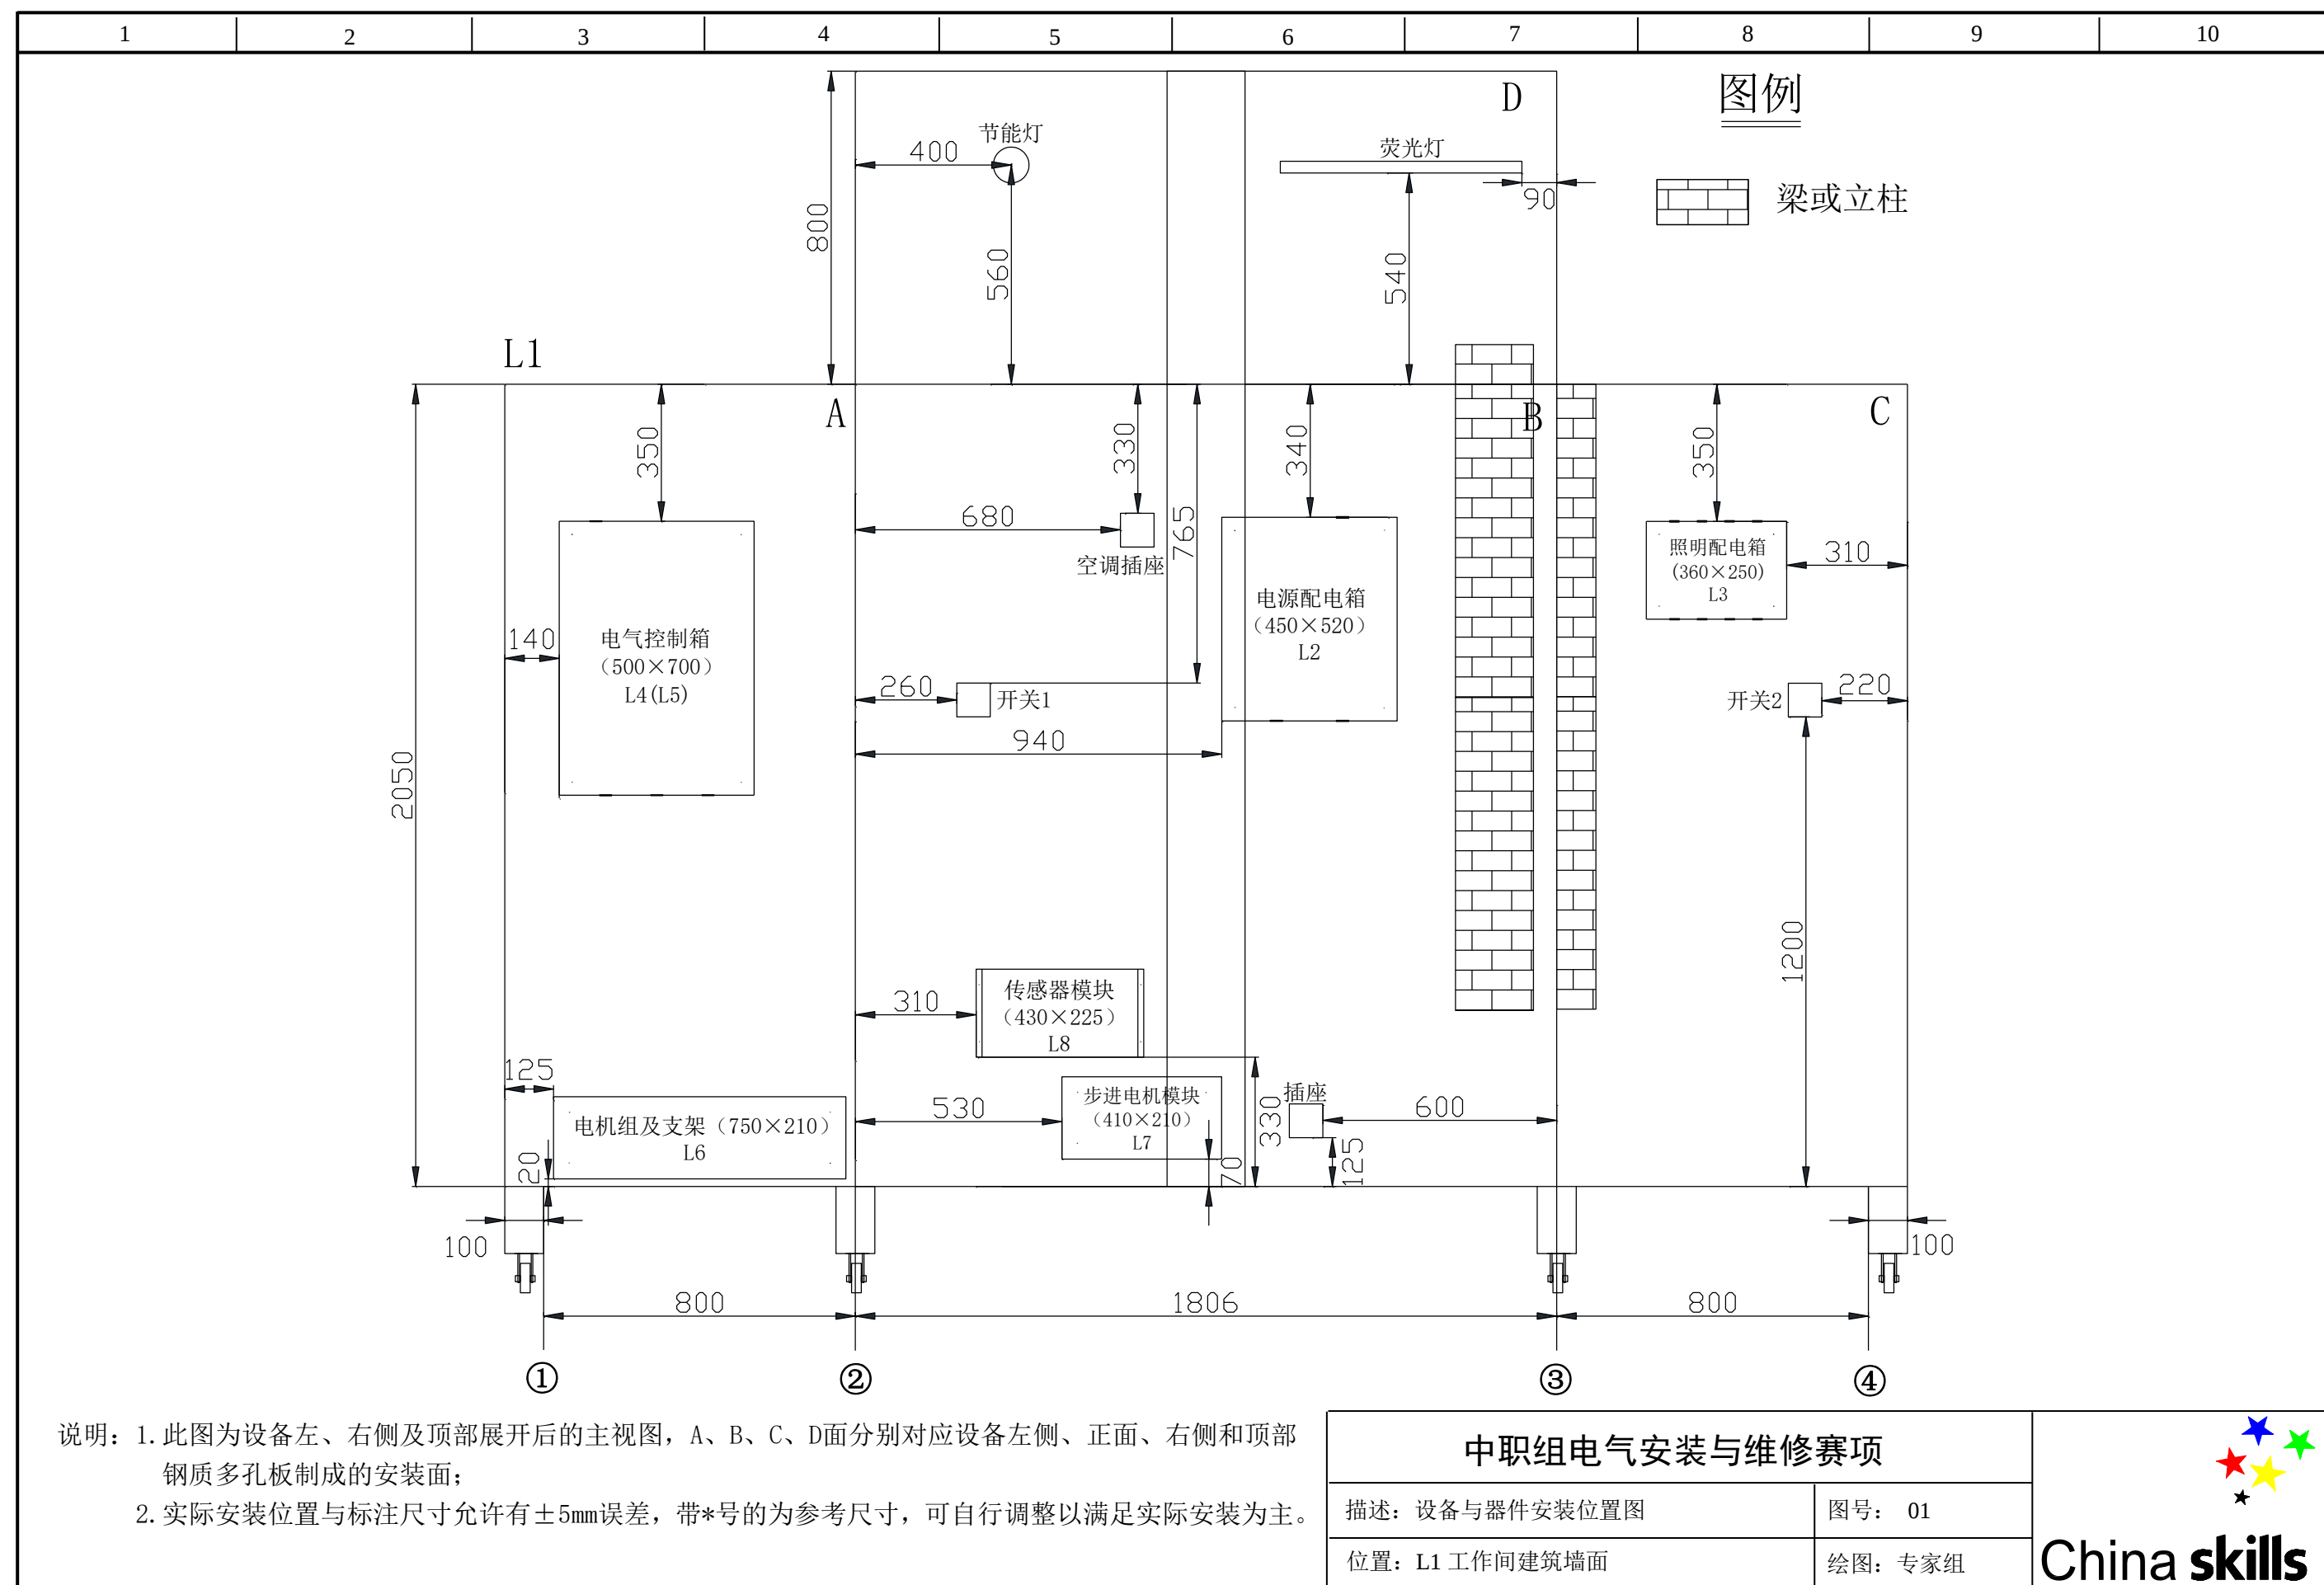



说明：1. 此图为设备左、右侧及顶部展开后的主视图，A、B、C、D面分别对应设备左侧、正面、右侧和顶部钢质多孔板制成的安装面；


2. 实际安装位置与标注尺寸允许有±5mm误差，带*号的为参考尺寸，可自行调整以满足实际安装为主。



China skills

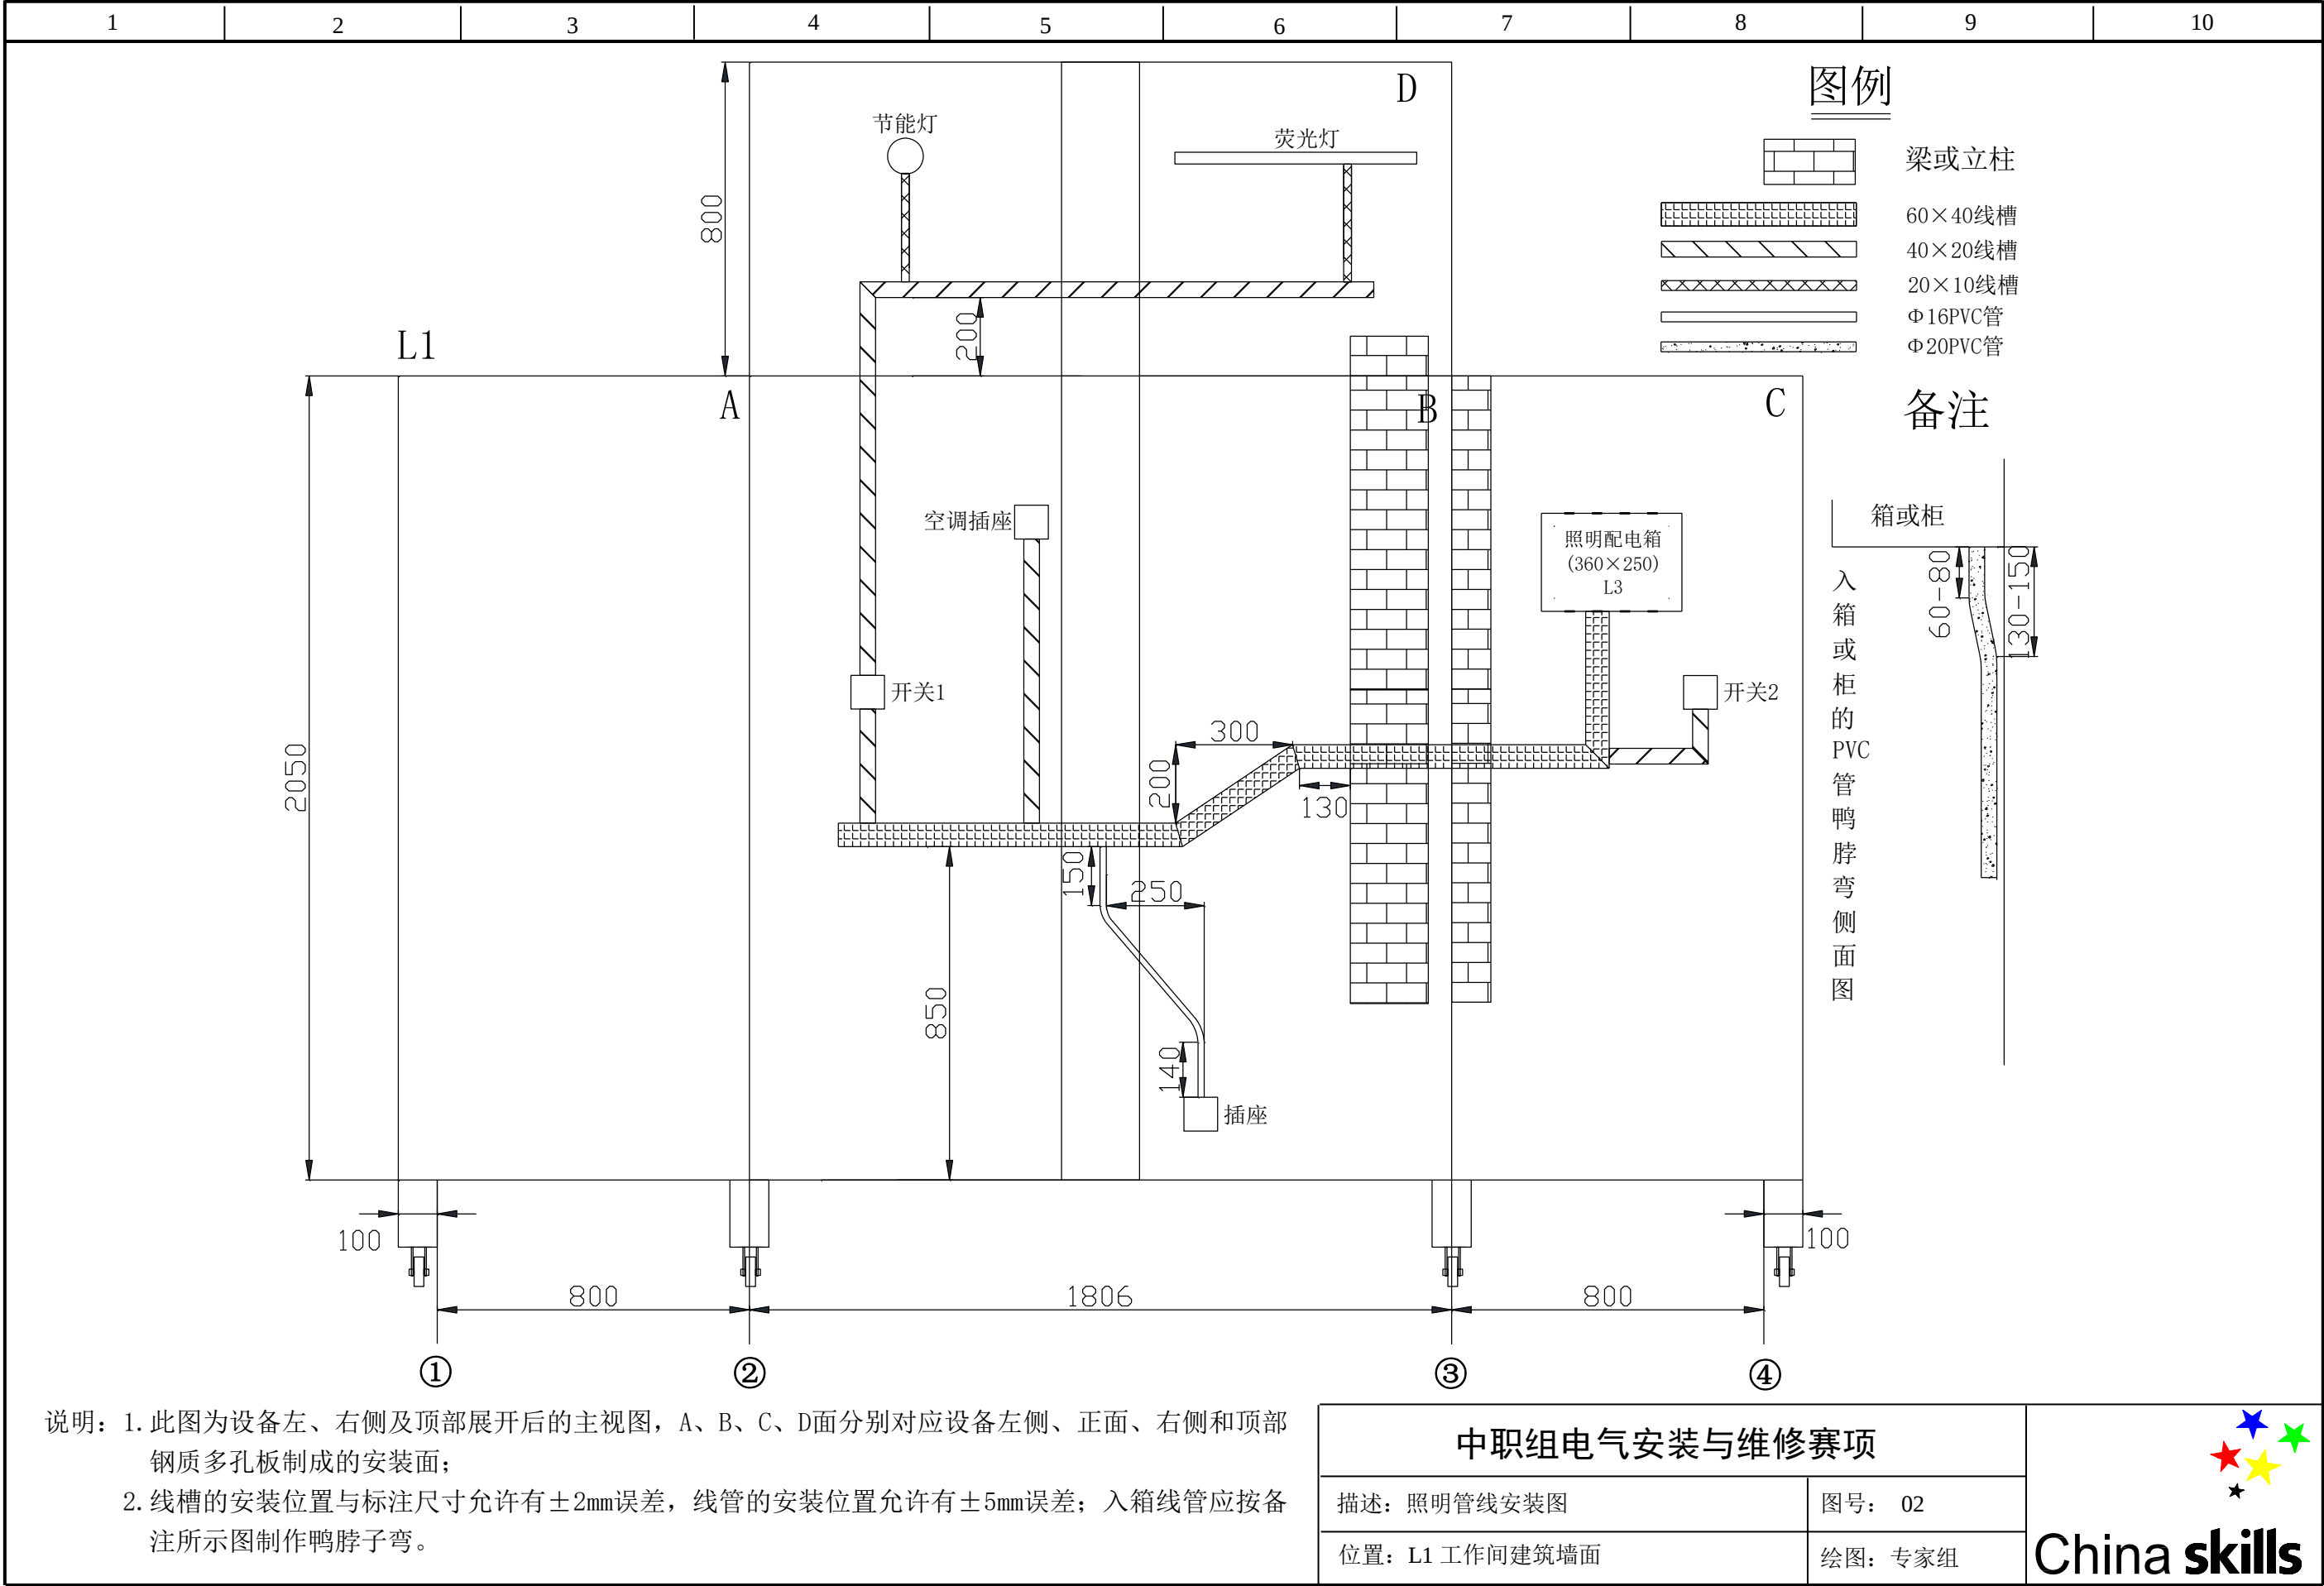

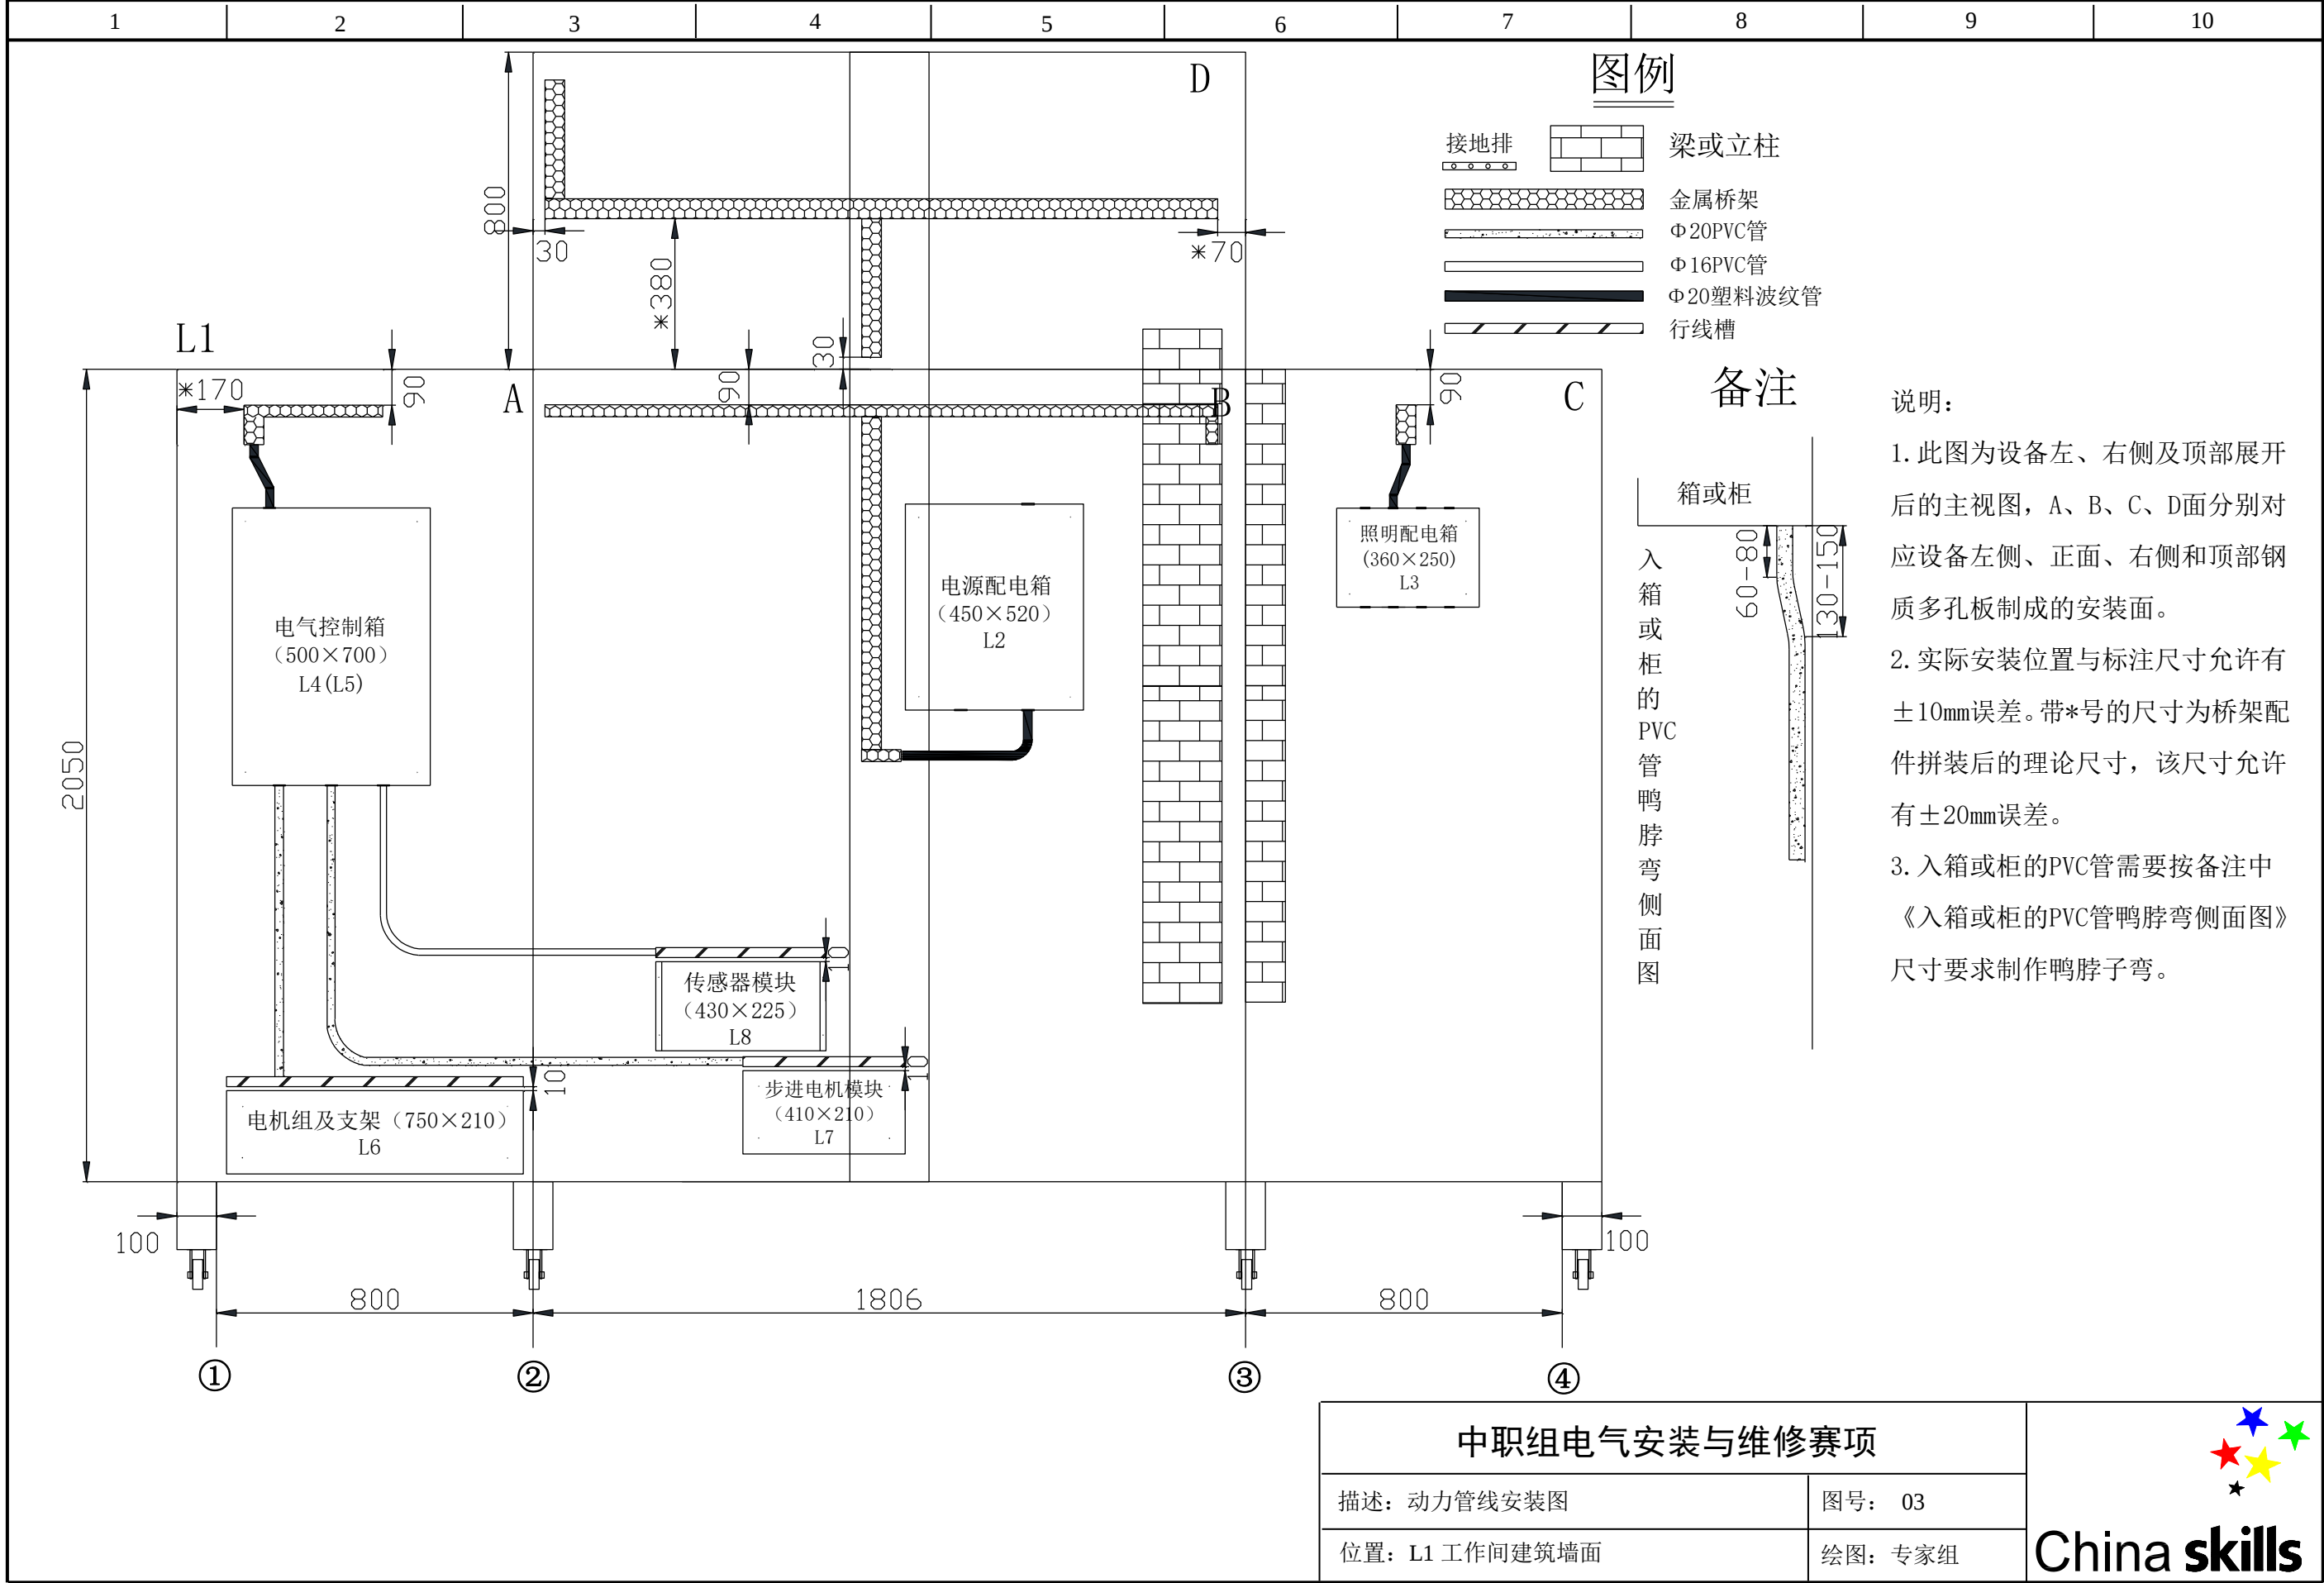

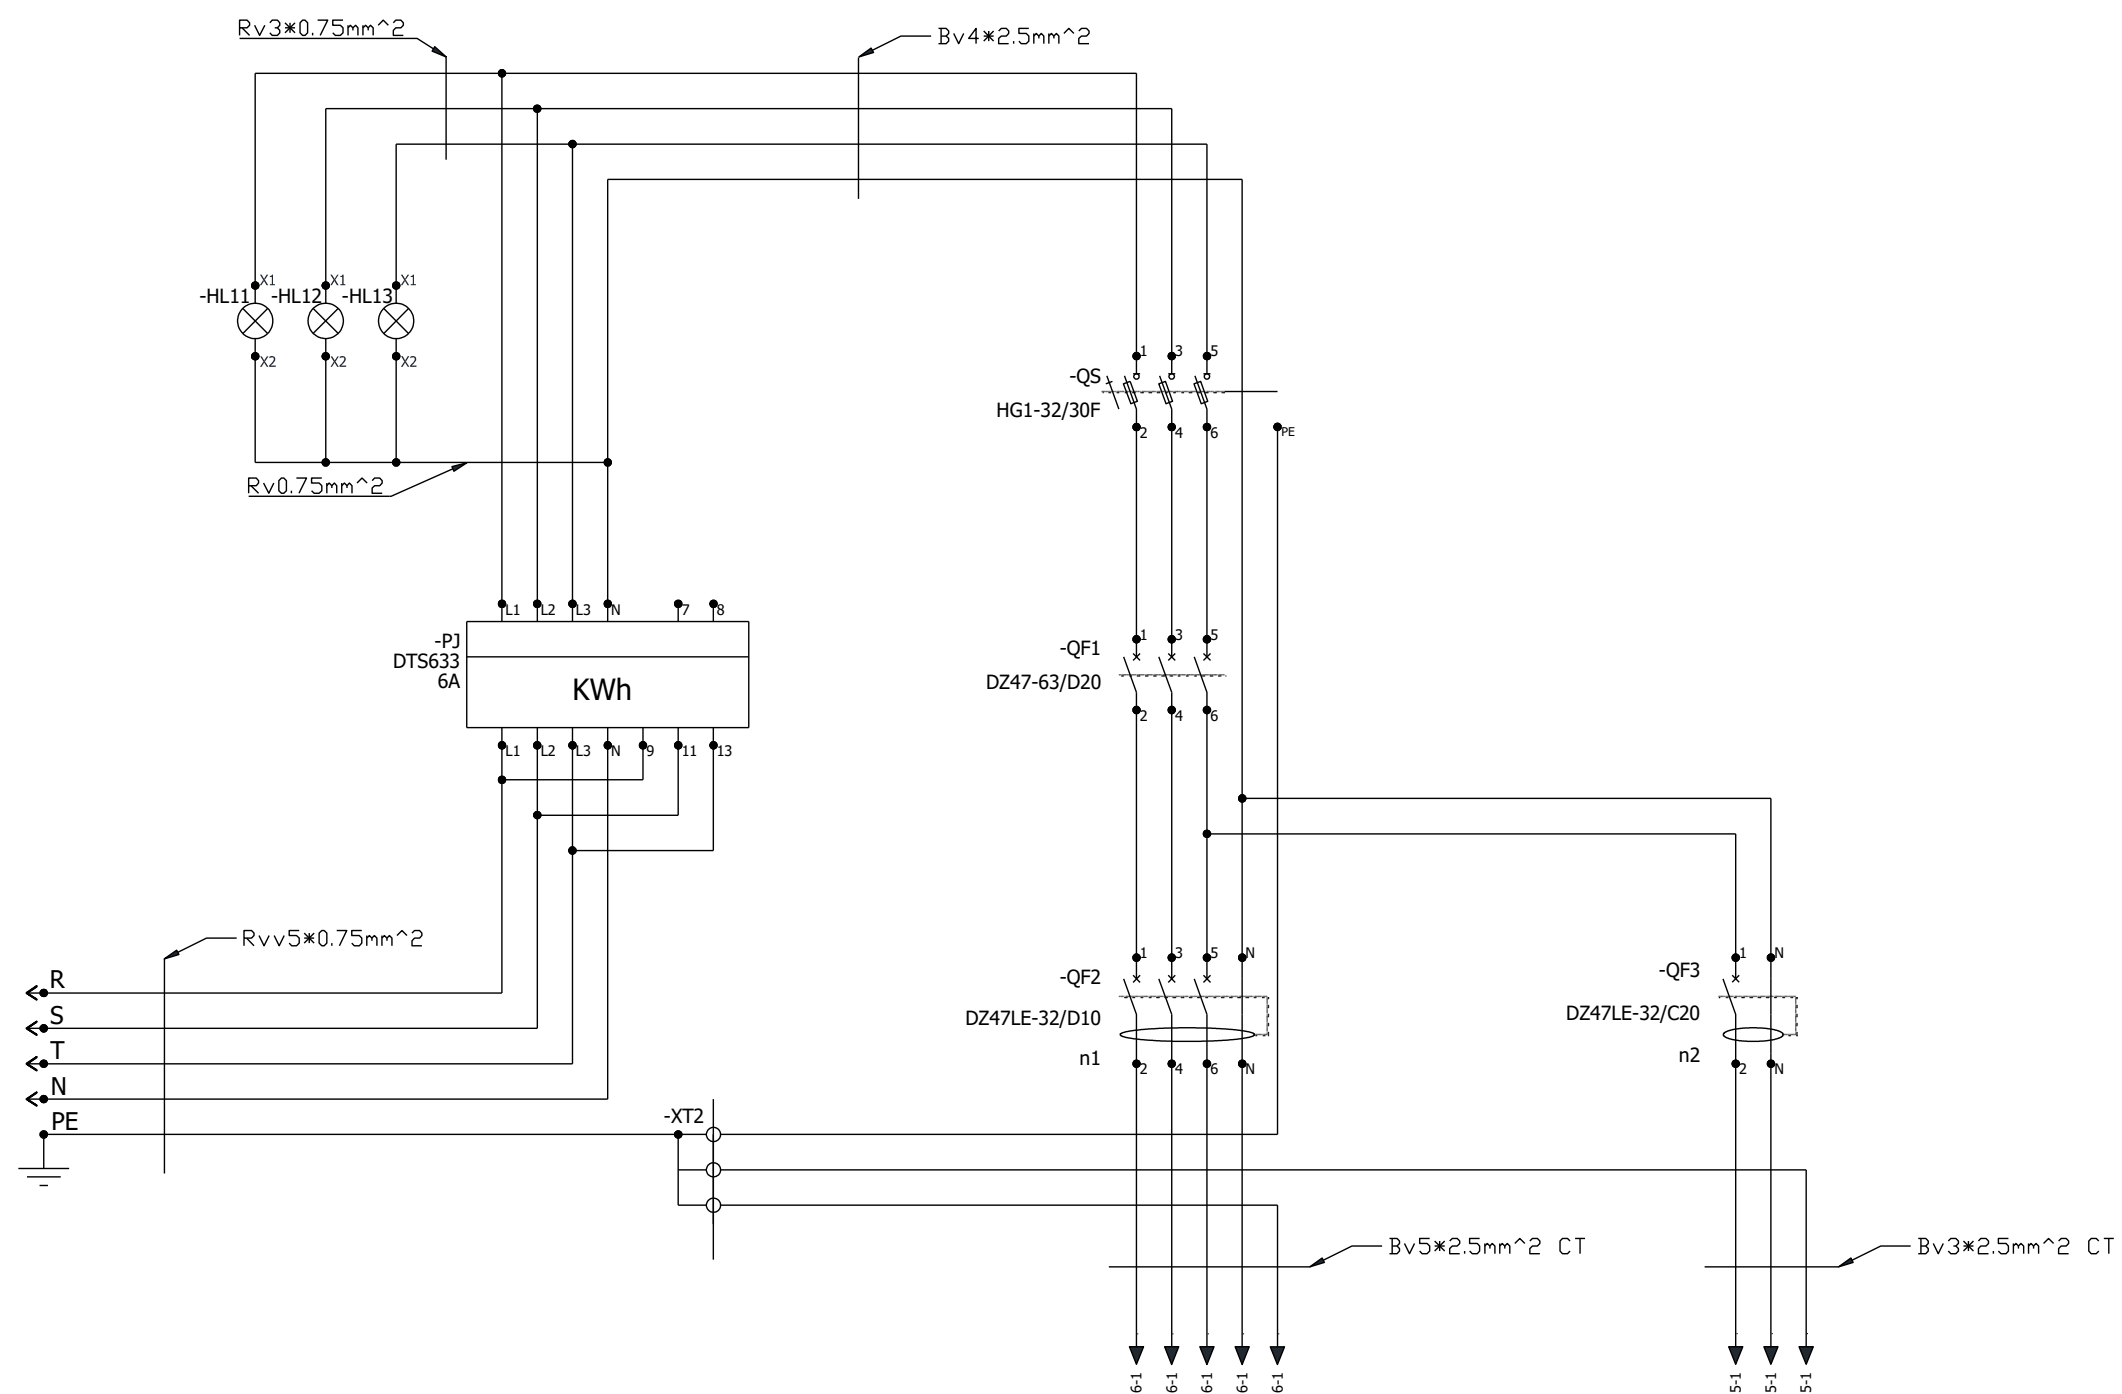

说明：电源配电箱进线使用赛场提供的五芯护套线，并按规范和要求走线固定。


中职组电气安装与维修赛项


描述：电源配电线路图


图号: 04

位置: L2 电源配电箱

绘图：专家组

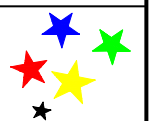

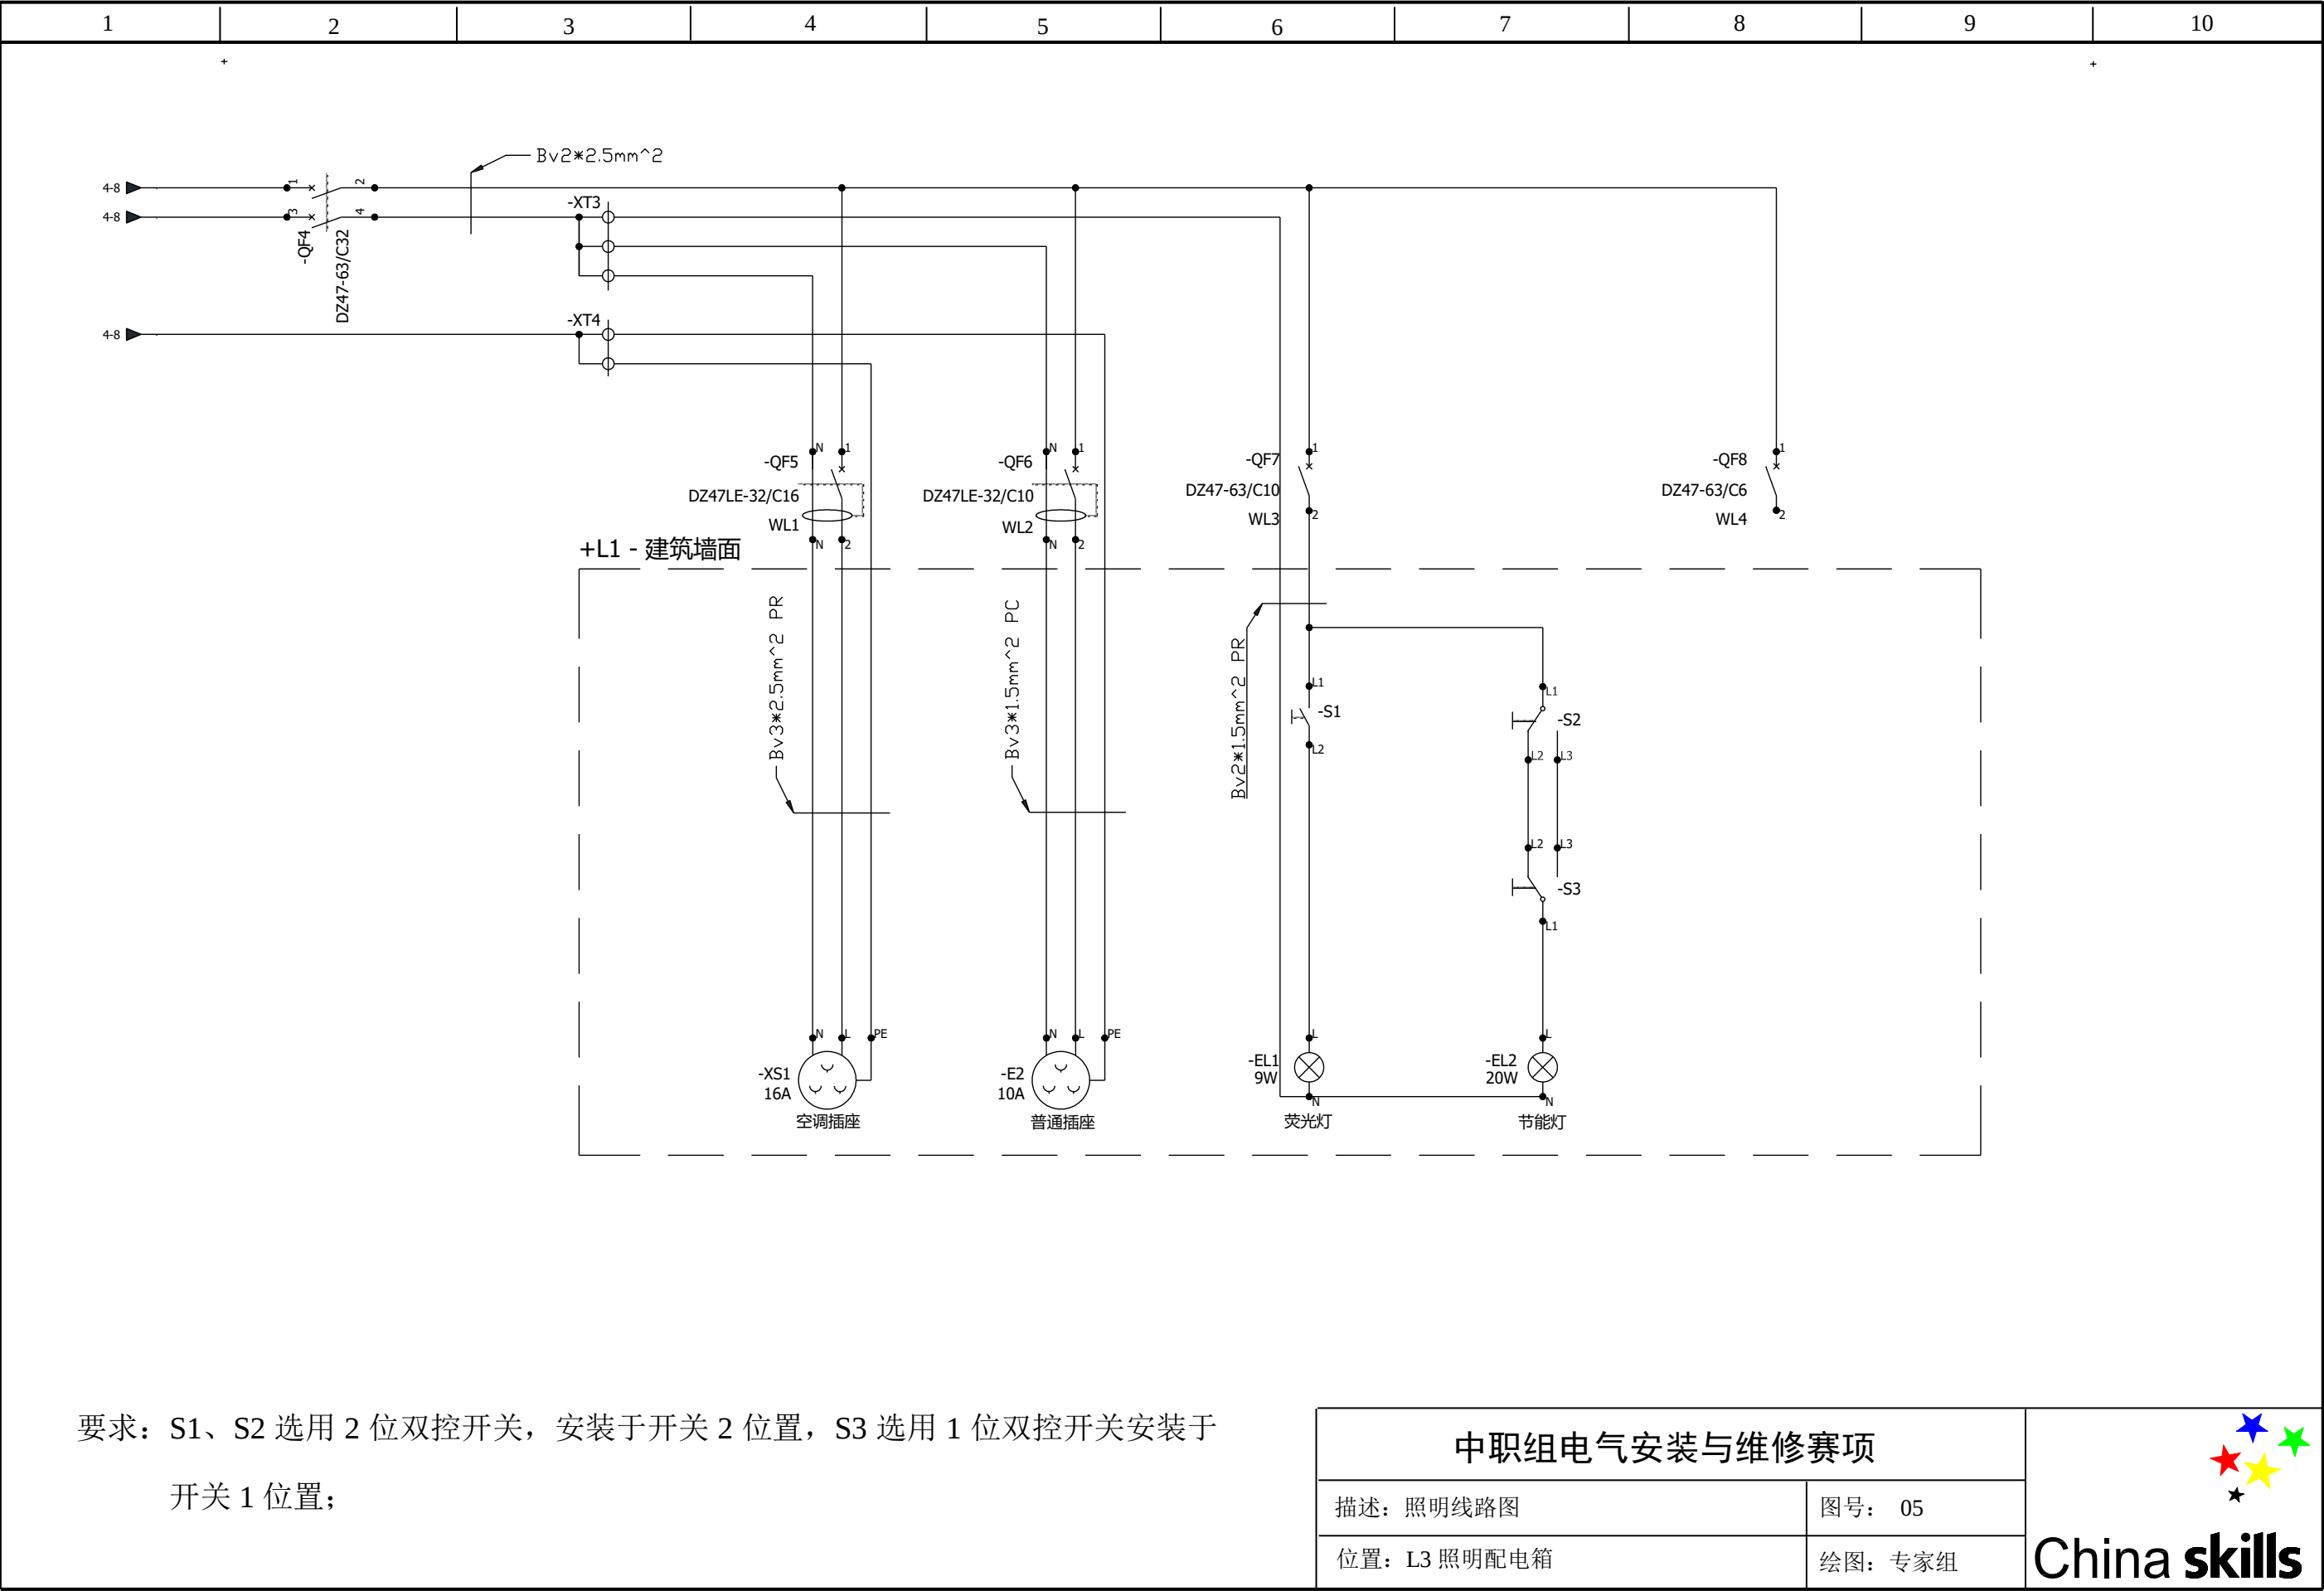

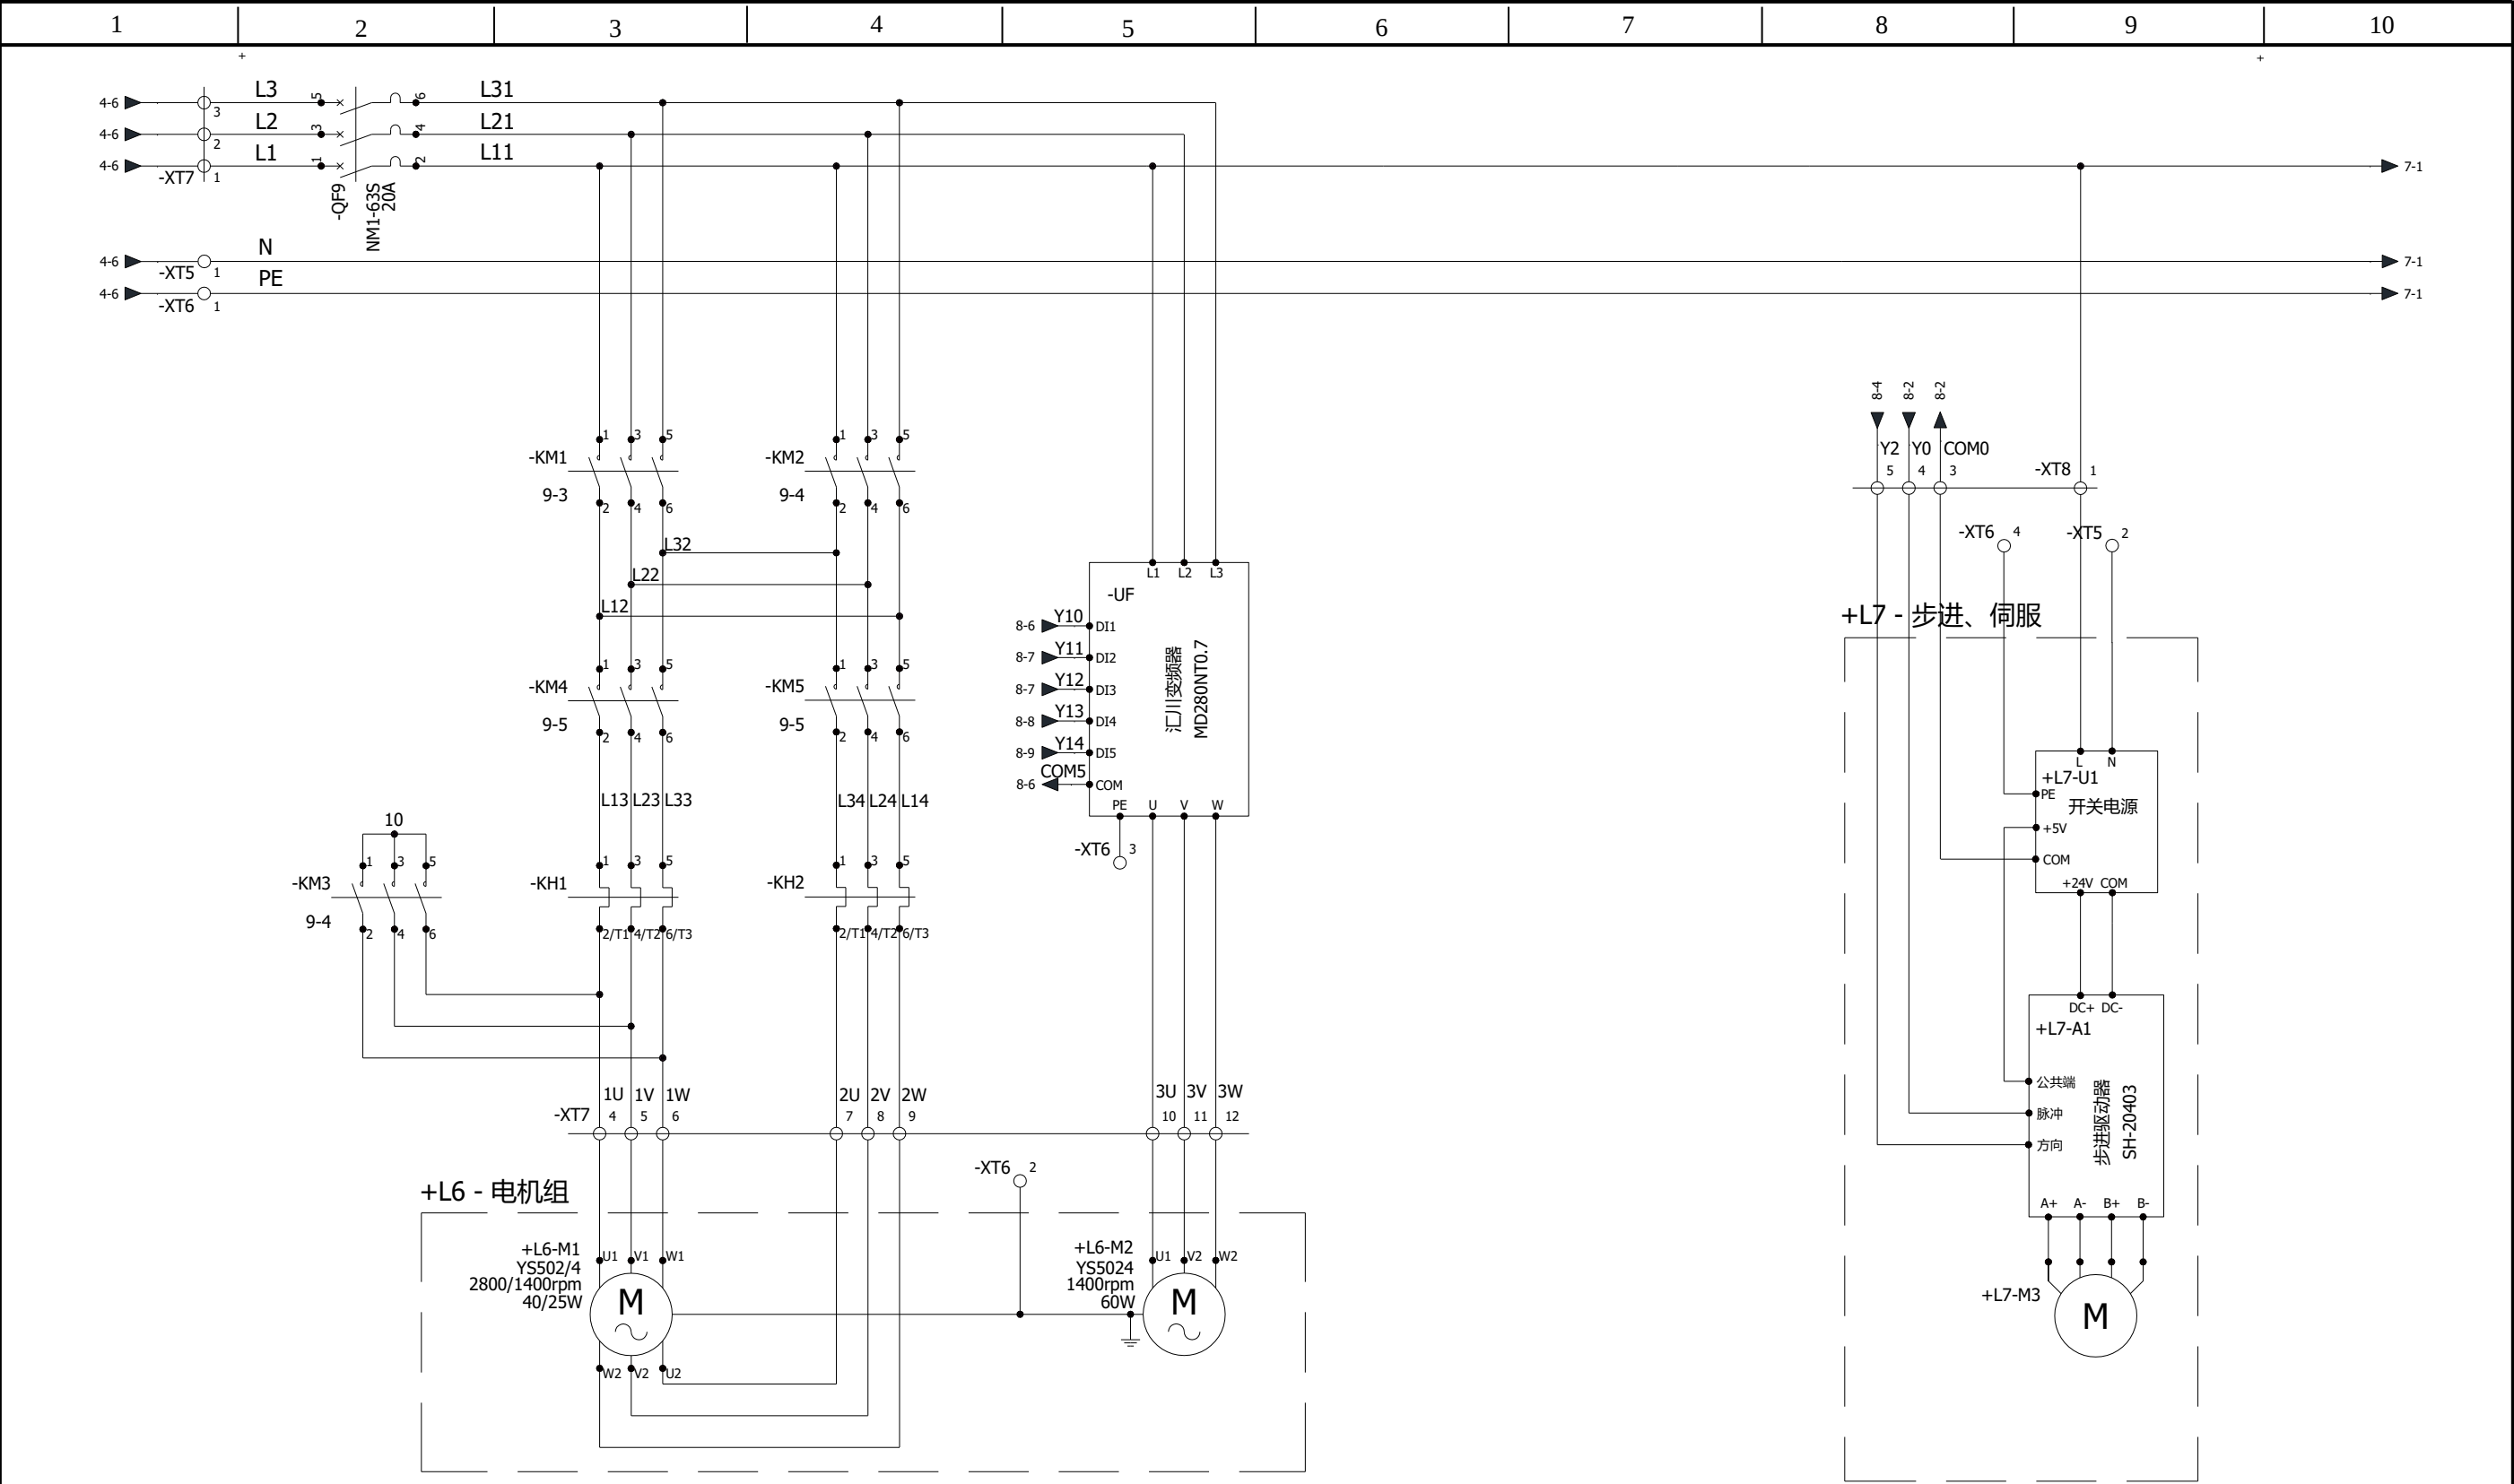


要求：1.电动机 M1 低速的额定电流为 0.3A，电动机 M1 高速的额定电流为 0.4A，请按此整定热继电器的动作电流；

2.主电路请用 1.5mm²红色多股软线安装，控制电路用 0.75mm²黑色多股软线安装，零线、接地线请按规范要求选线安装。

中职组电气安装与维修赛项	
描述：动力主回路线路图	图号： 06
位置： L4 电气控制箱	绘图： 专家组



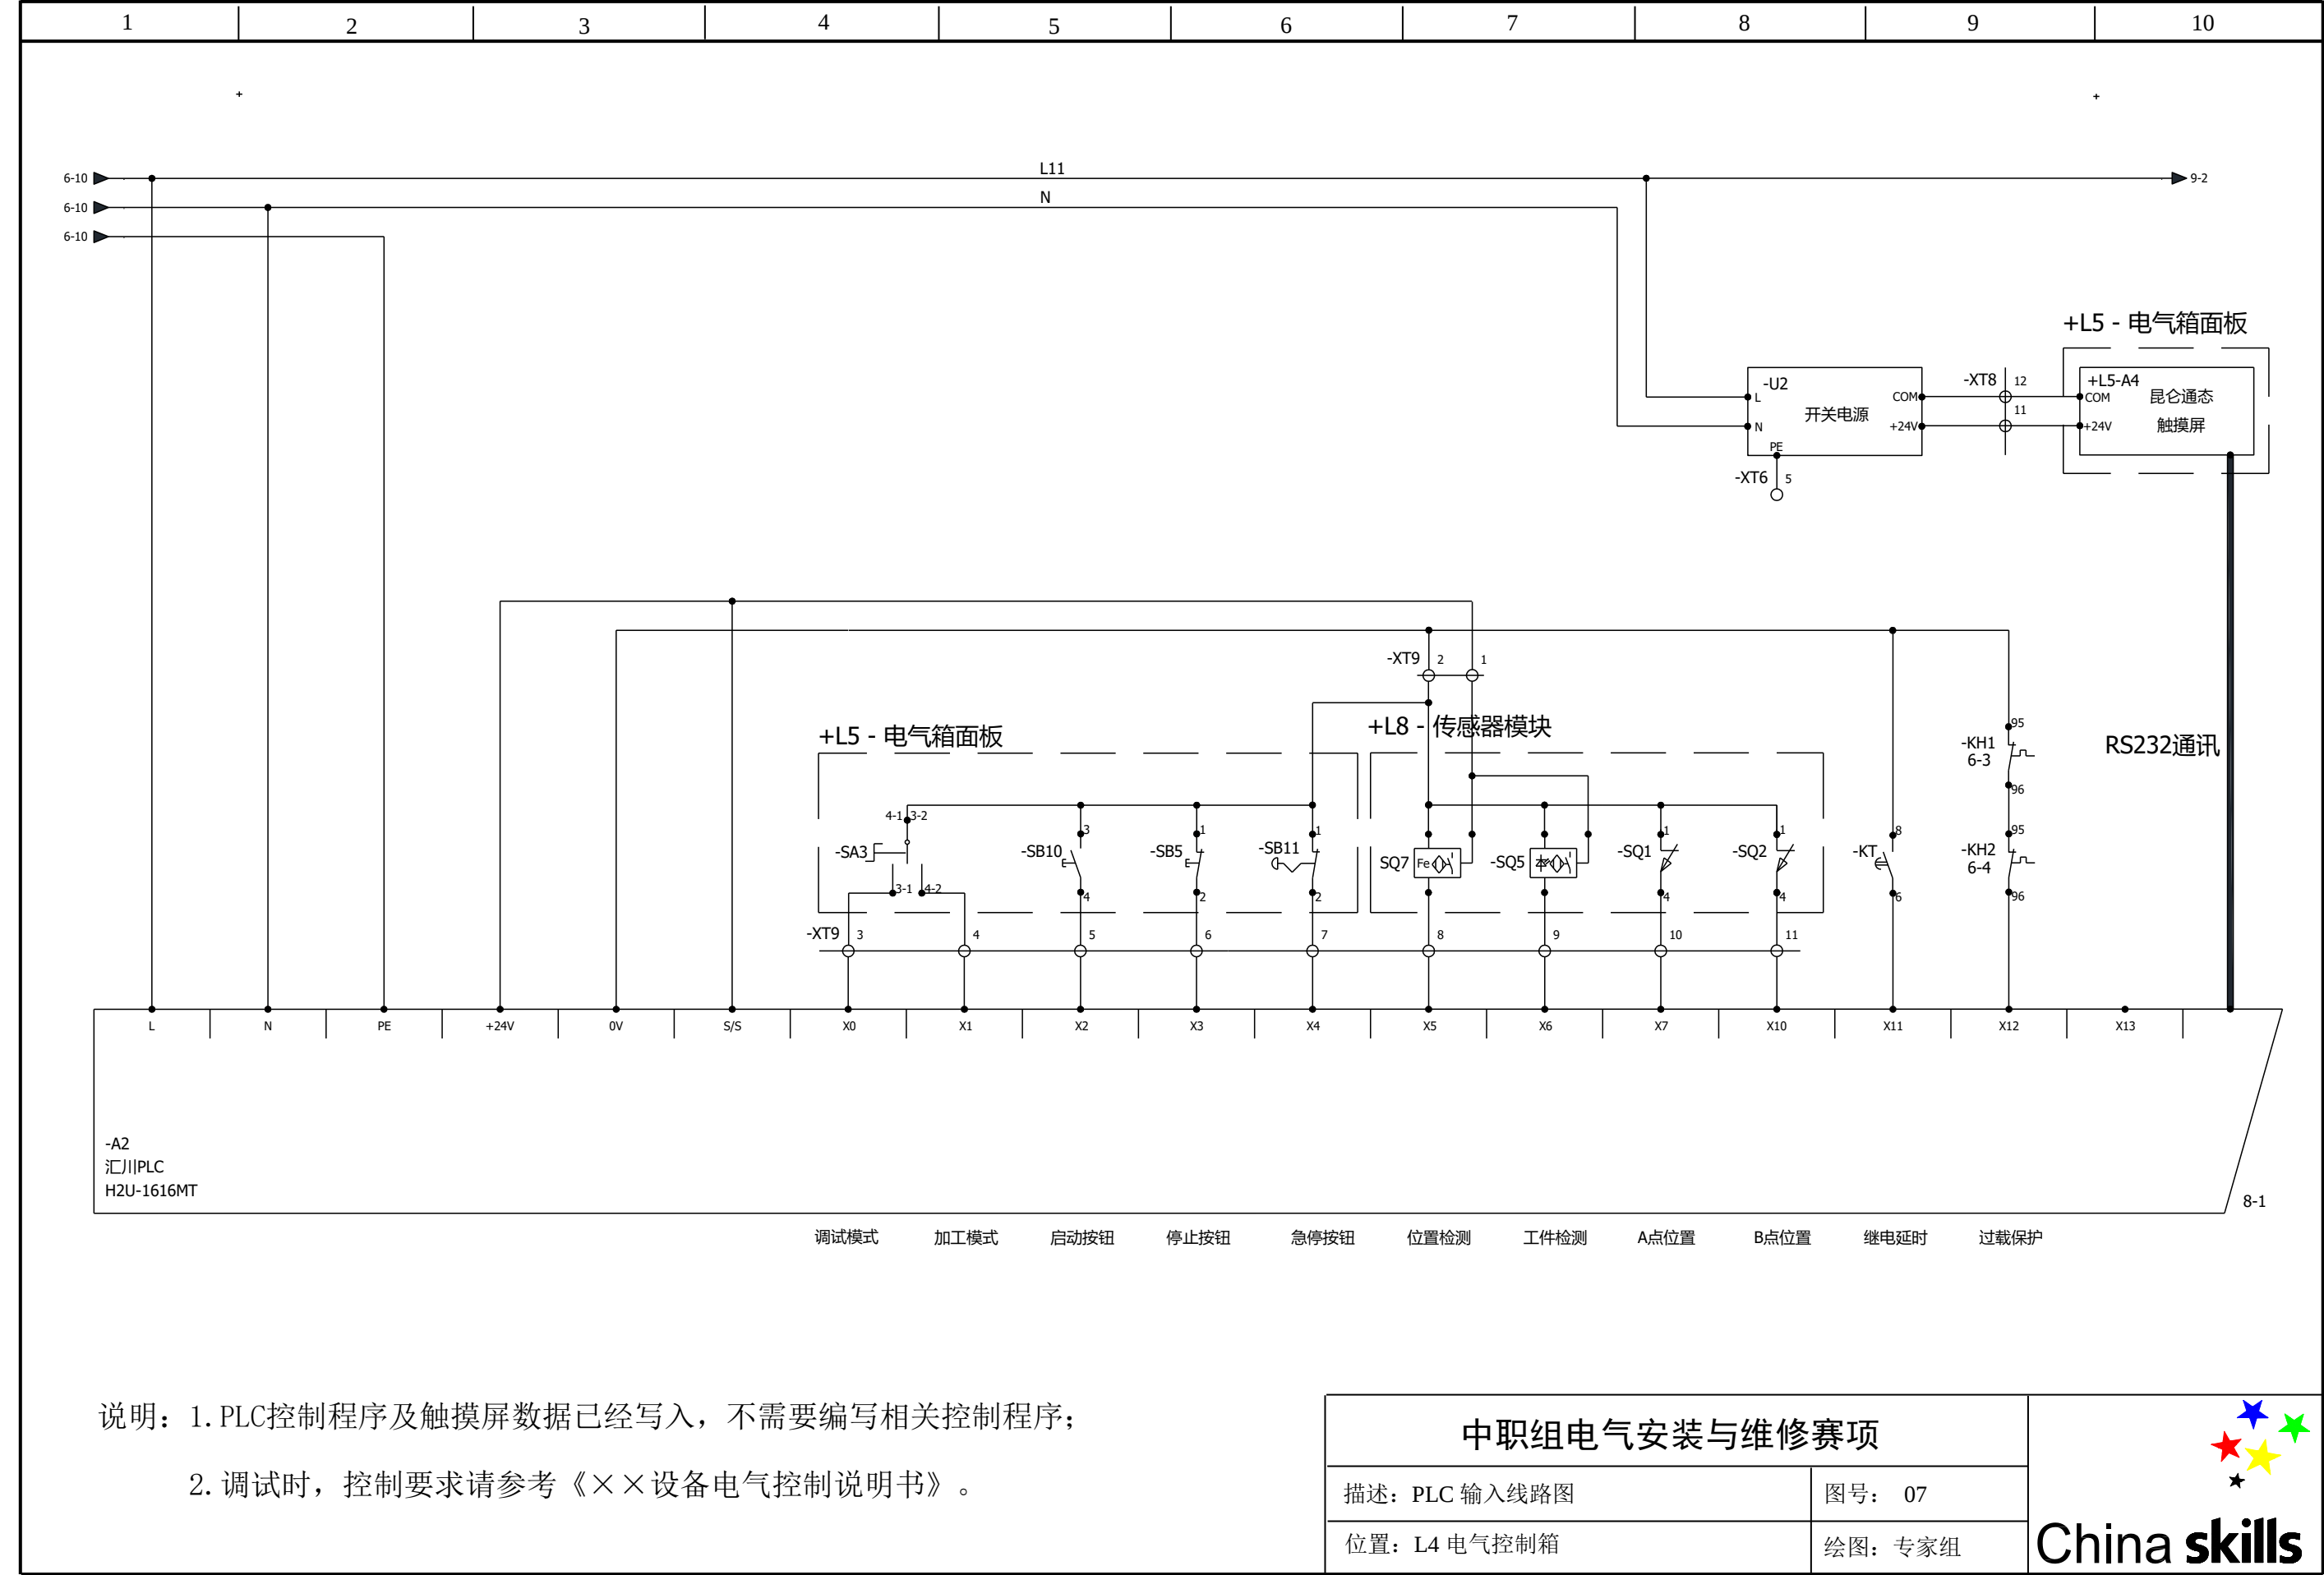

说明：1. PLC控制程序及触摸屏数据已经写入，不需要编写相关控制程序；

2. 调试时，控制要求请参考《××设备电气控制说明书》。

中职组电气安装与维修赛项	
描述：PLC 输入线路图	图号： 07
位置：L4 电气控制箱	绘图：专家组



